


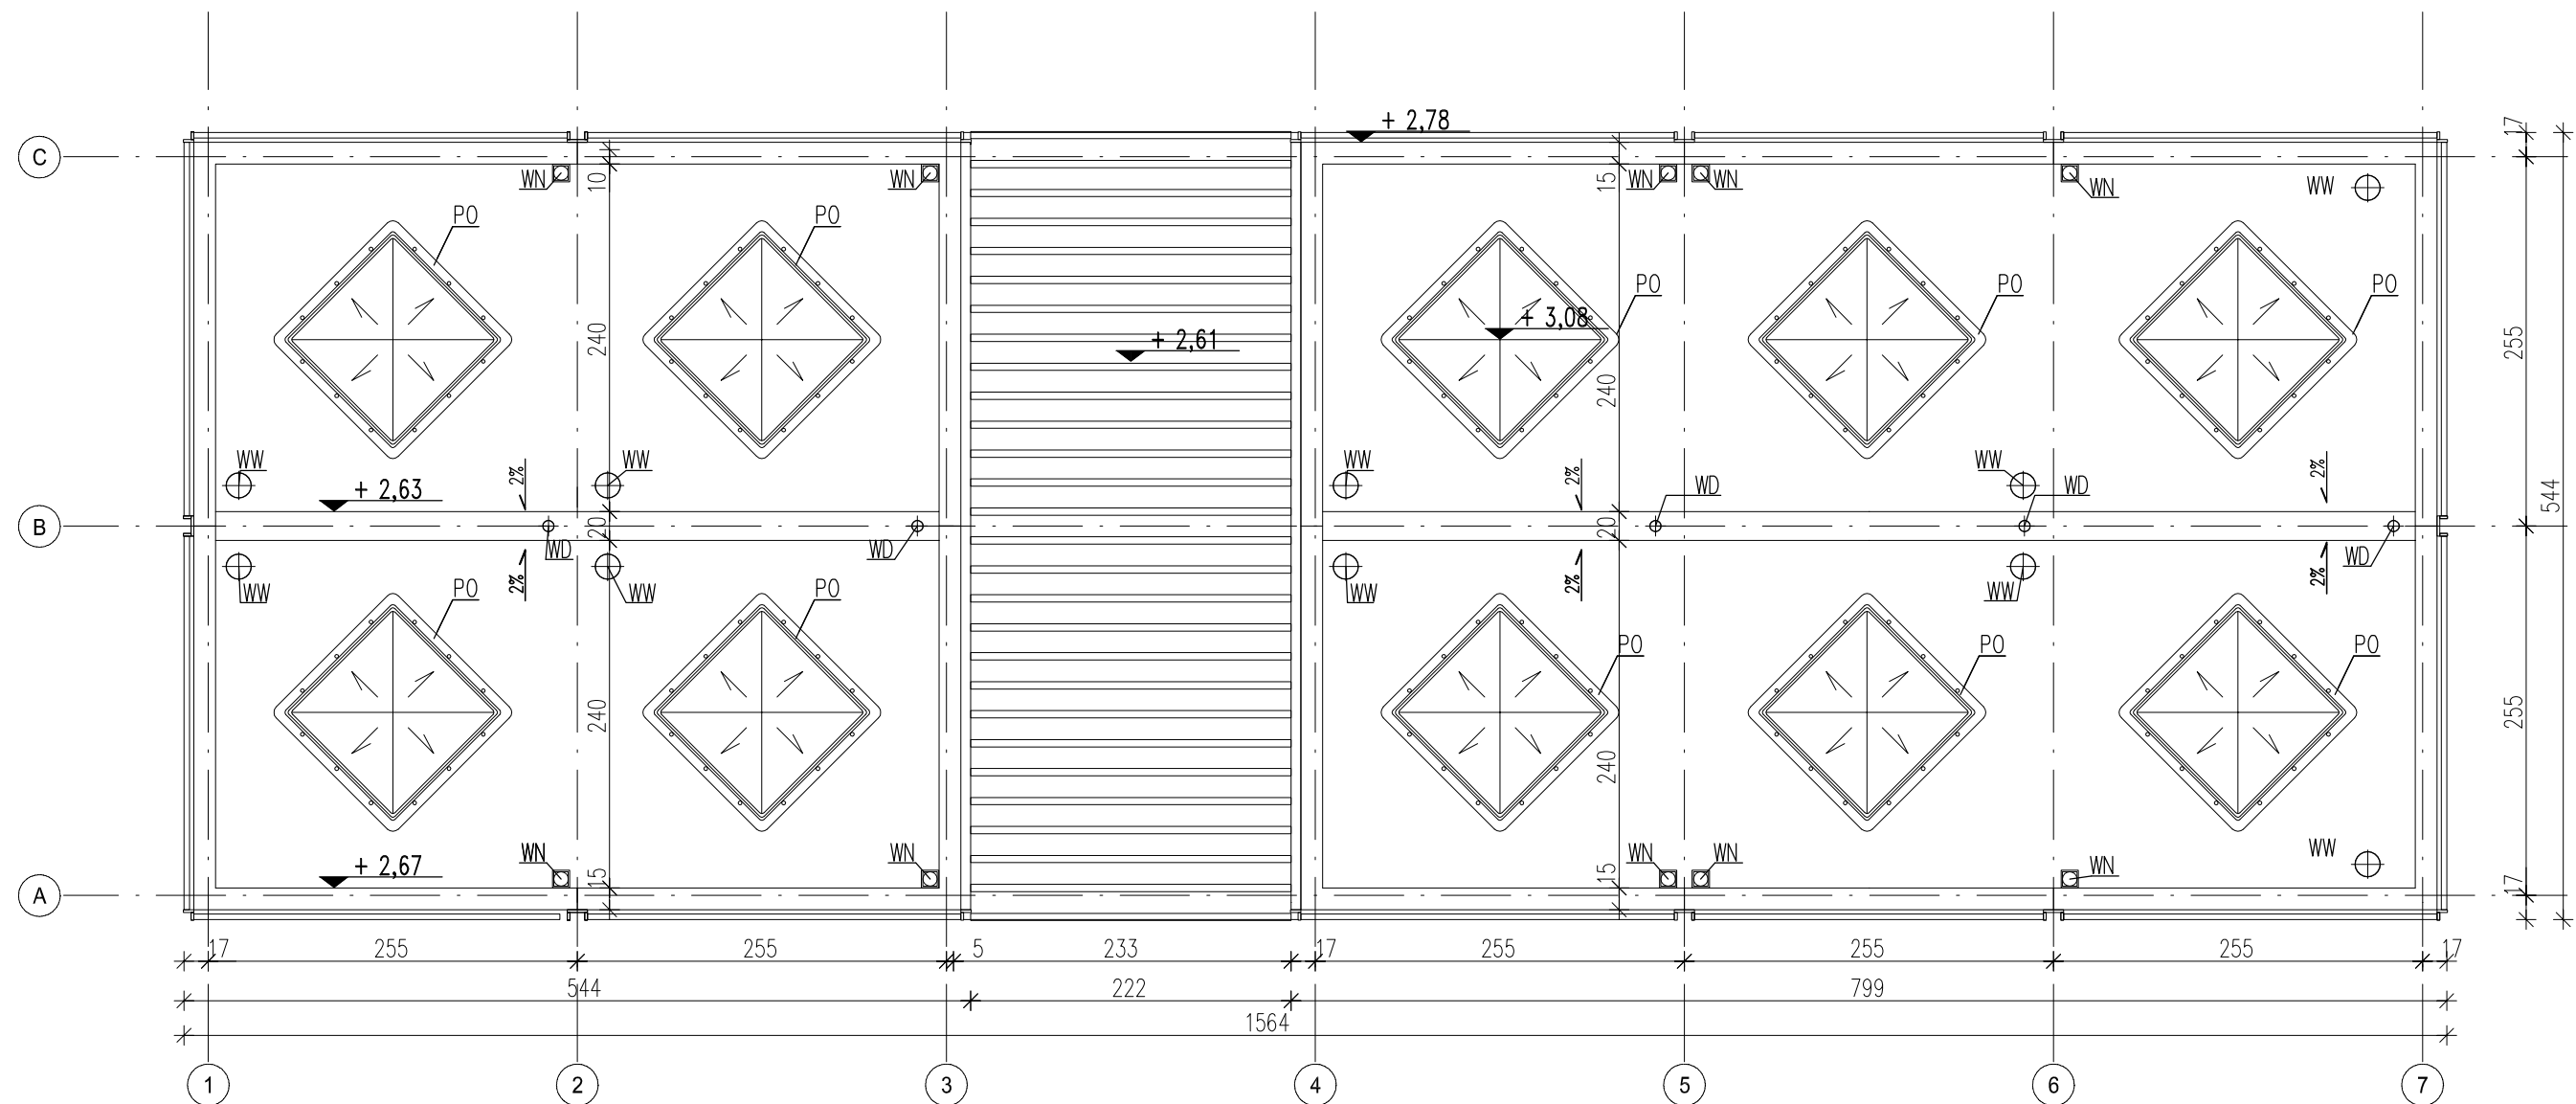

ZESTAWIENIE ELEMENTÓW			
NR.	NAZWA	OPIS	ILOŚĆ
1	PO	ŚWIETLIK DDACHOWY 100x100cm	10
2	WN	WENTYLATOR NAWIEWNY	10
3	WW	WENTYLATOR WYWIEWNY	10
4	WD	WPUST DACHOWY	5

Zakład Usług Projektowych G. Kalamarz w Przeworsku			
OBIEKT: PROJEKT BUDOWY KOMPLEKSU SPORTOWEGO "ORLIK 2012" w m. JASIEŃCA ROSIELNA			
PRZEDMIOT RYS: RZUT DACHU BUDYNKU ZAPLECZA	SKALA 1: 50	DATA 06.2011	NR RYS: 5
PROJEKTOWAŁ: Jan Kojder Elżbieta Żołyniak mgr inż. Dariusz Solak mgr inż. Edyta Szewczyk	SPECJ. archit. konstr-bud. konstr-bud. konstr-bud.	NR UPR. 132/74	PODPIS: