


INSTALACJA GRZEWcza I WENTYLACYJNA –RZUT PARTERU

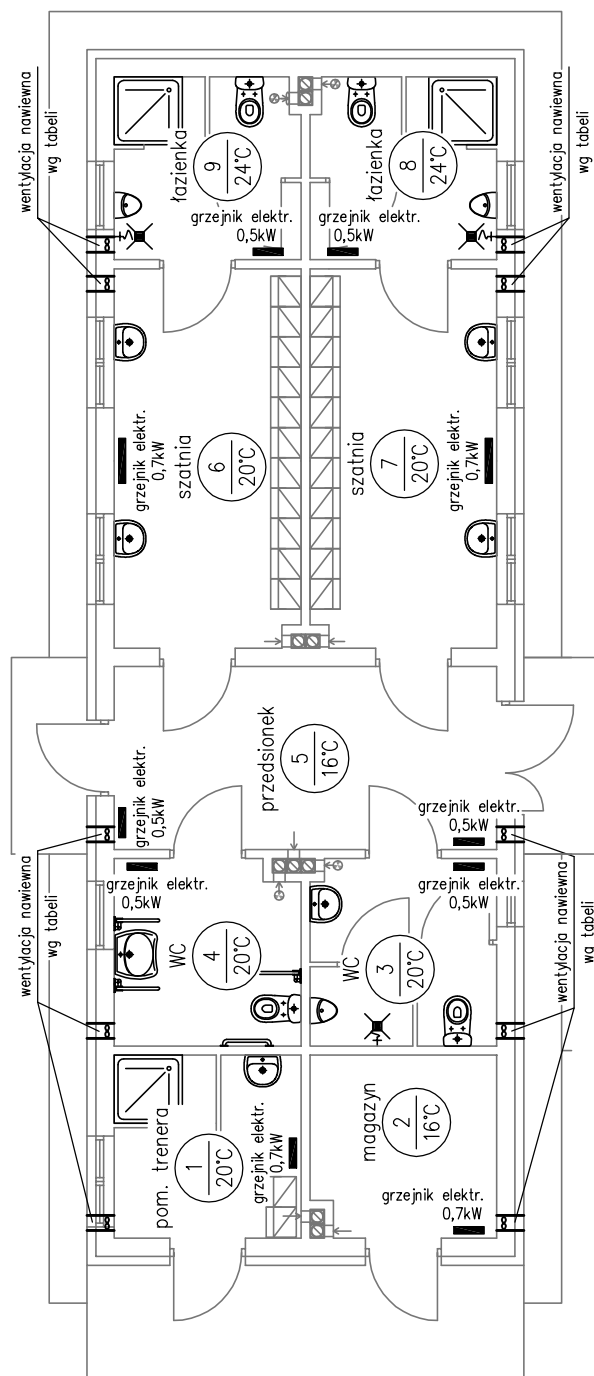

Nr	Nazwa pom.	Wentylacja nawiewna
1	Pom. trenera	Wentylator nawiewny mocy 40W z nagrzewnicą mocy 400W, 4 wymian/h 70m ³ /h
2	Magazyn	
3	WC	
4	WC	Wentylator nawiewny mocy 60W z nagrzewnicą mocy 800W, 6 wymian/h 100m ³ /h
5	Przedsionek	Wentylator nawiewny mocy 40W z nagrzewnicą mocy 400W, 4 wymian/h 70m ³ /h
6	Szatnia	Wentylator nawiewny mocy 80W z nagrzewnicą mocy 1000W, 4 wymian/h 125m ³ /h
7	Szatnia	
8	Łazienka	
9	Łazienka	Wentylator nawiewny mocy 80W z nagrzewnicą mocy 1000W, 8 wymian/h 125m ³ /h

FIRMA: Zakład Usług Projektowych G. Kalamarz w Przeworsku			
TEMAT: Budowa budynku zaplecza socjalno-gospodarczego oraz boisk sportowych z urządzeniami budowlanymi w ramach programu: Moje Boisko ORLIK 2012			
TREŚĆ RYSUNKU: Instalacja grzewcza i wentylacja – rzut		SKALA 1:100	
PROJEKTOWAŁ: Imię i nazwisko		specj.	nr upr.
inż. Adam Kalamarz		sanit.	88/90
mgr inż. Janusz Kalamarz		sanit.	
		DATA:	06-2011
		BRANŻA:	sanitarna
		NR RYS.:	1