


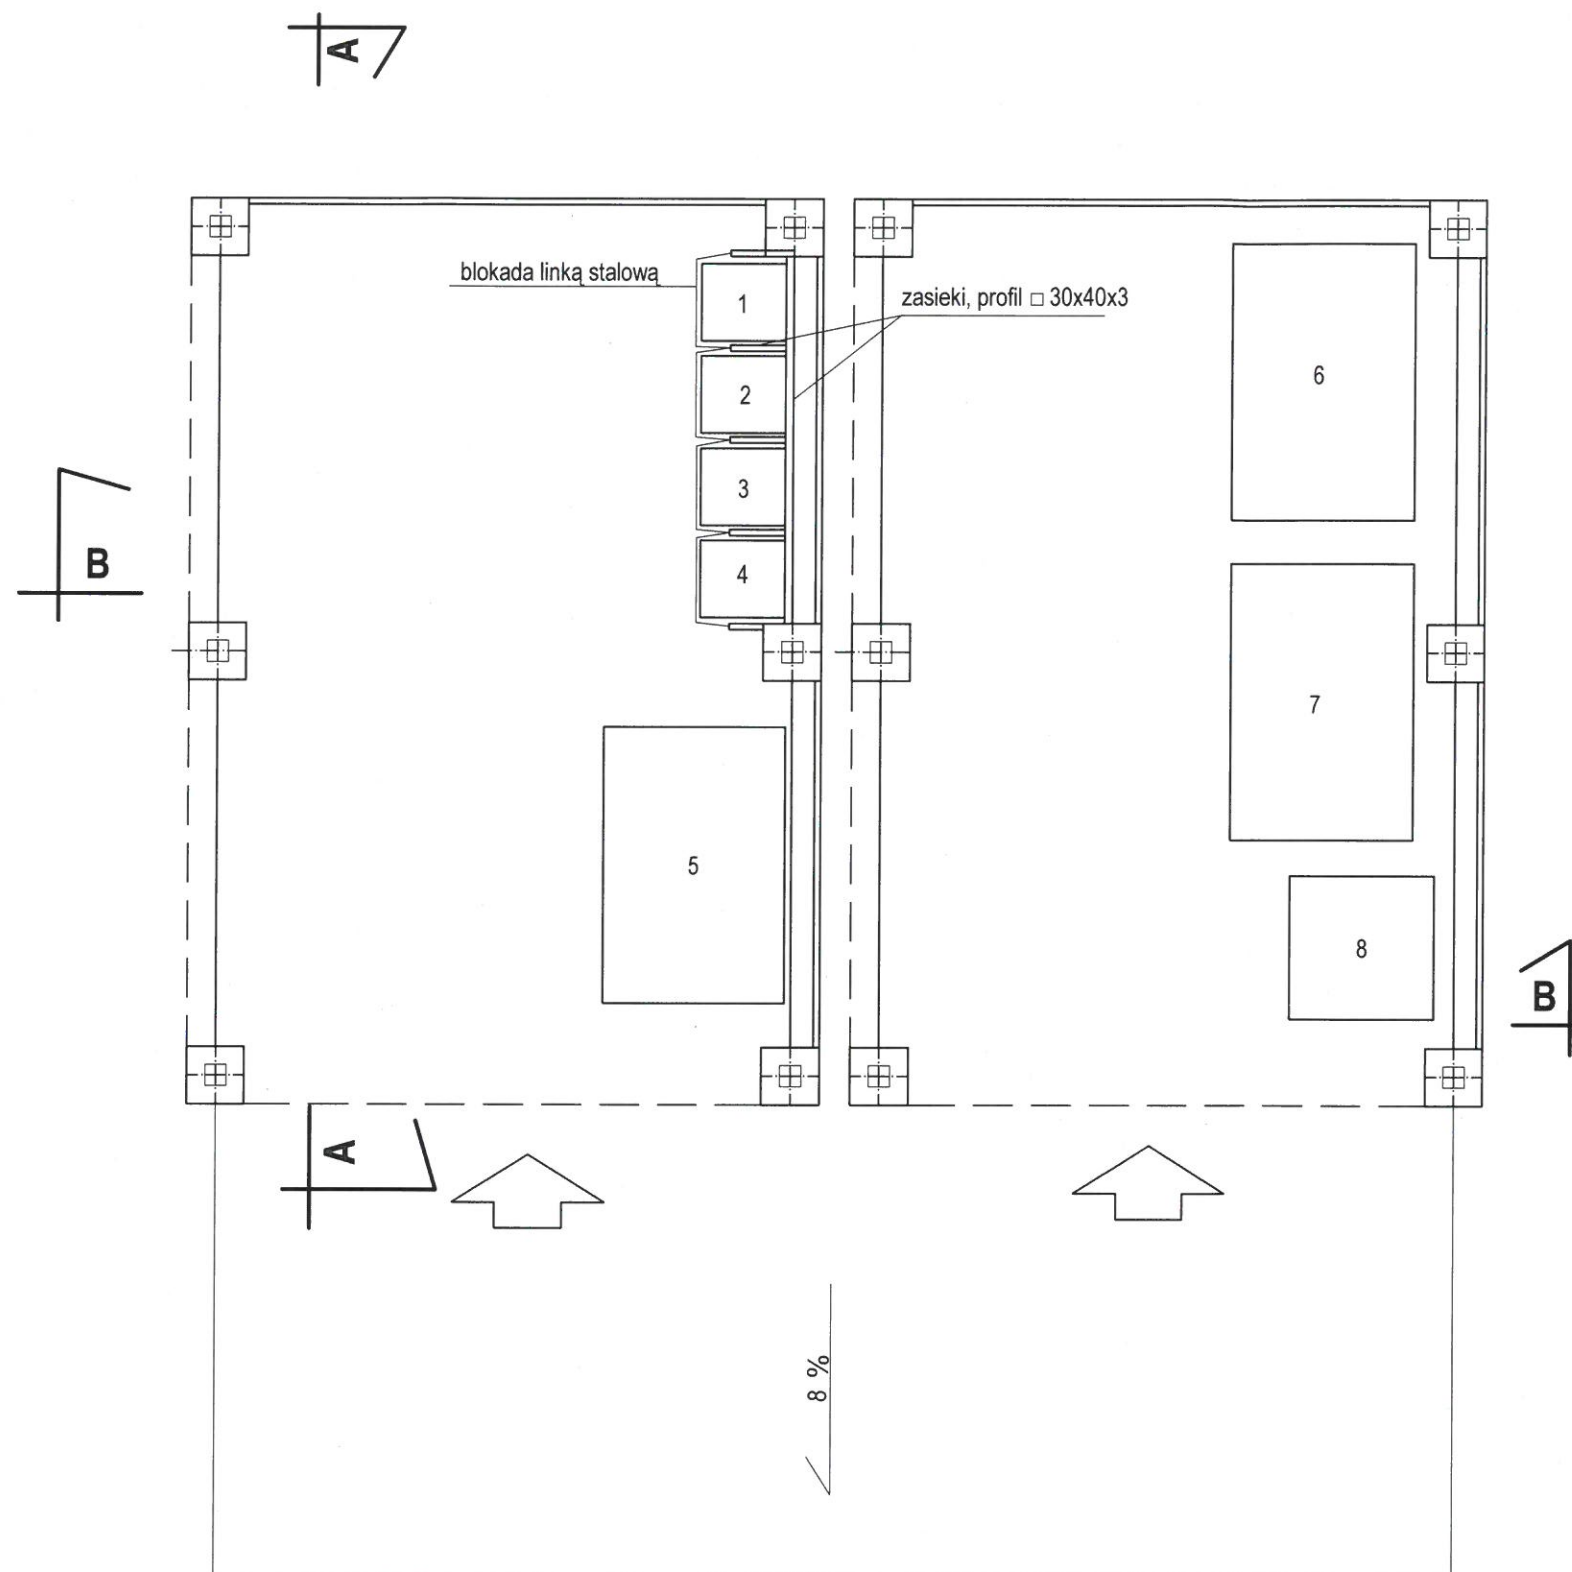

## WYKAZ WYPOSAŻENIA

- 1,2,3,4 - pojemniki szczelne typu Abrys N005 do zbiórki drobnych odpadów niebezpiecznych,
- 5,6,7 - pojemniki typu Euro Leader do selektywnej zbiórki odpadów komunalnych, (szkło, papier, tworzywa szt.)
- 8 - pojemnik metalowy na odpady komunalne (odzież, tekstylia)

### Uwaga:

- otwory wrzutowe położone od góry pojemników powyżej poziomu wody powodziowej,
- pojemniki 1,2,3,4 zabezpieczone przed przemieszczeniem blokadą z linki stalowej,
- pojemniki 5,6,7,8 zabezpieczone przed przemieszczeniem za pomocą zawiesia linowego zamocowanego do konstrukcji wiaty,
- pojemniki 1,2,3,4,8 przemieszczane na własnych kołach,
- pojemniki 5,6,7 przemieszczane wózkiem widłowym

|                |                                                                                                                                                                                                                                                                          |  |                                     |
|----------------|--------------------------------------------------------------------------------------------------------------------------------------------------------------------------------------------------------------------------------------------------------------------------|--|-------------------------------------|
| Nazwa obiektu: | WIATA GOSPODARCZA PSZOK                                                                                                                                                                                                                                                  |  |                                     |
| Inwestor:      | GMINA JASIEINICA ROSIELNA                                                                                                                                                                                                                                                |  |                                     |
| Adres budowy:  | BLIZNE Dz Nr. 3091/6                                                                                                                                                                                                                                                     |  |                                     |
| Rysunek:       | RZUT PARTERU WIATA nr 1 i 2                                                                                                                                                                                                                                              |  |                                     |
| Branża:        | PROJEKT TECHNOLOGII                                                                                                                                                                                                                                                      |  | Skala: 1:50                         |
| Projektował:   | UPR. BUD. DO PROJEKTOWANIA:<br>- bez ogr. w specjalności Inżynier Bud. PDK/0047/P00K/07<br>- w ogr. zakr. w spec. dziedzinie PDK/0088/02/00A/07<br>do kierowania, nadzorowania i oceny stanu techn. w spec. dziedzinie<br>Upr. Nr 2-8346-12064, zam. 36-203 Izdebnki 555 |  | Nr rys. 1<br>Data:<br>Listopad 2013 |