


RZUT PARTERU
skala 1:50

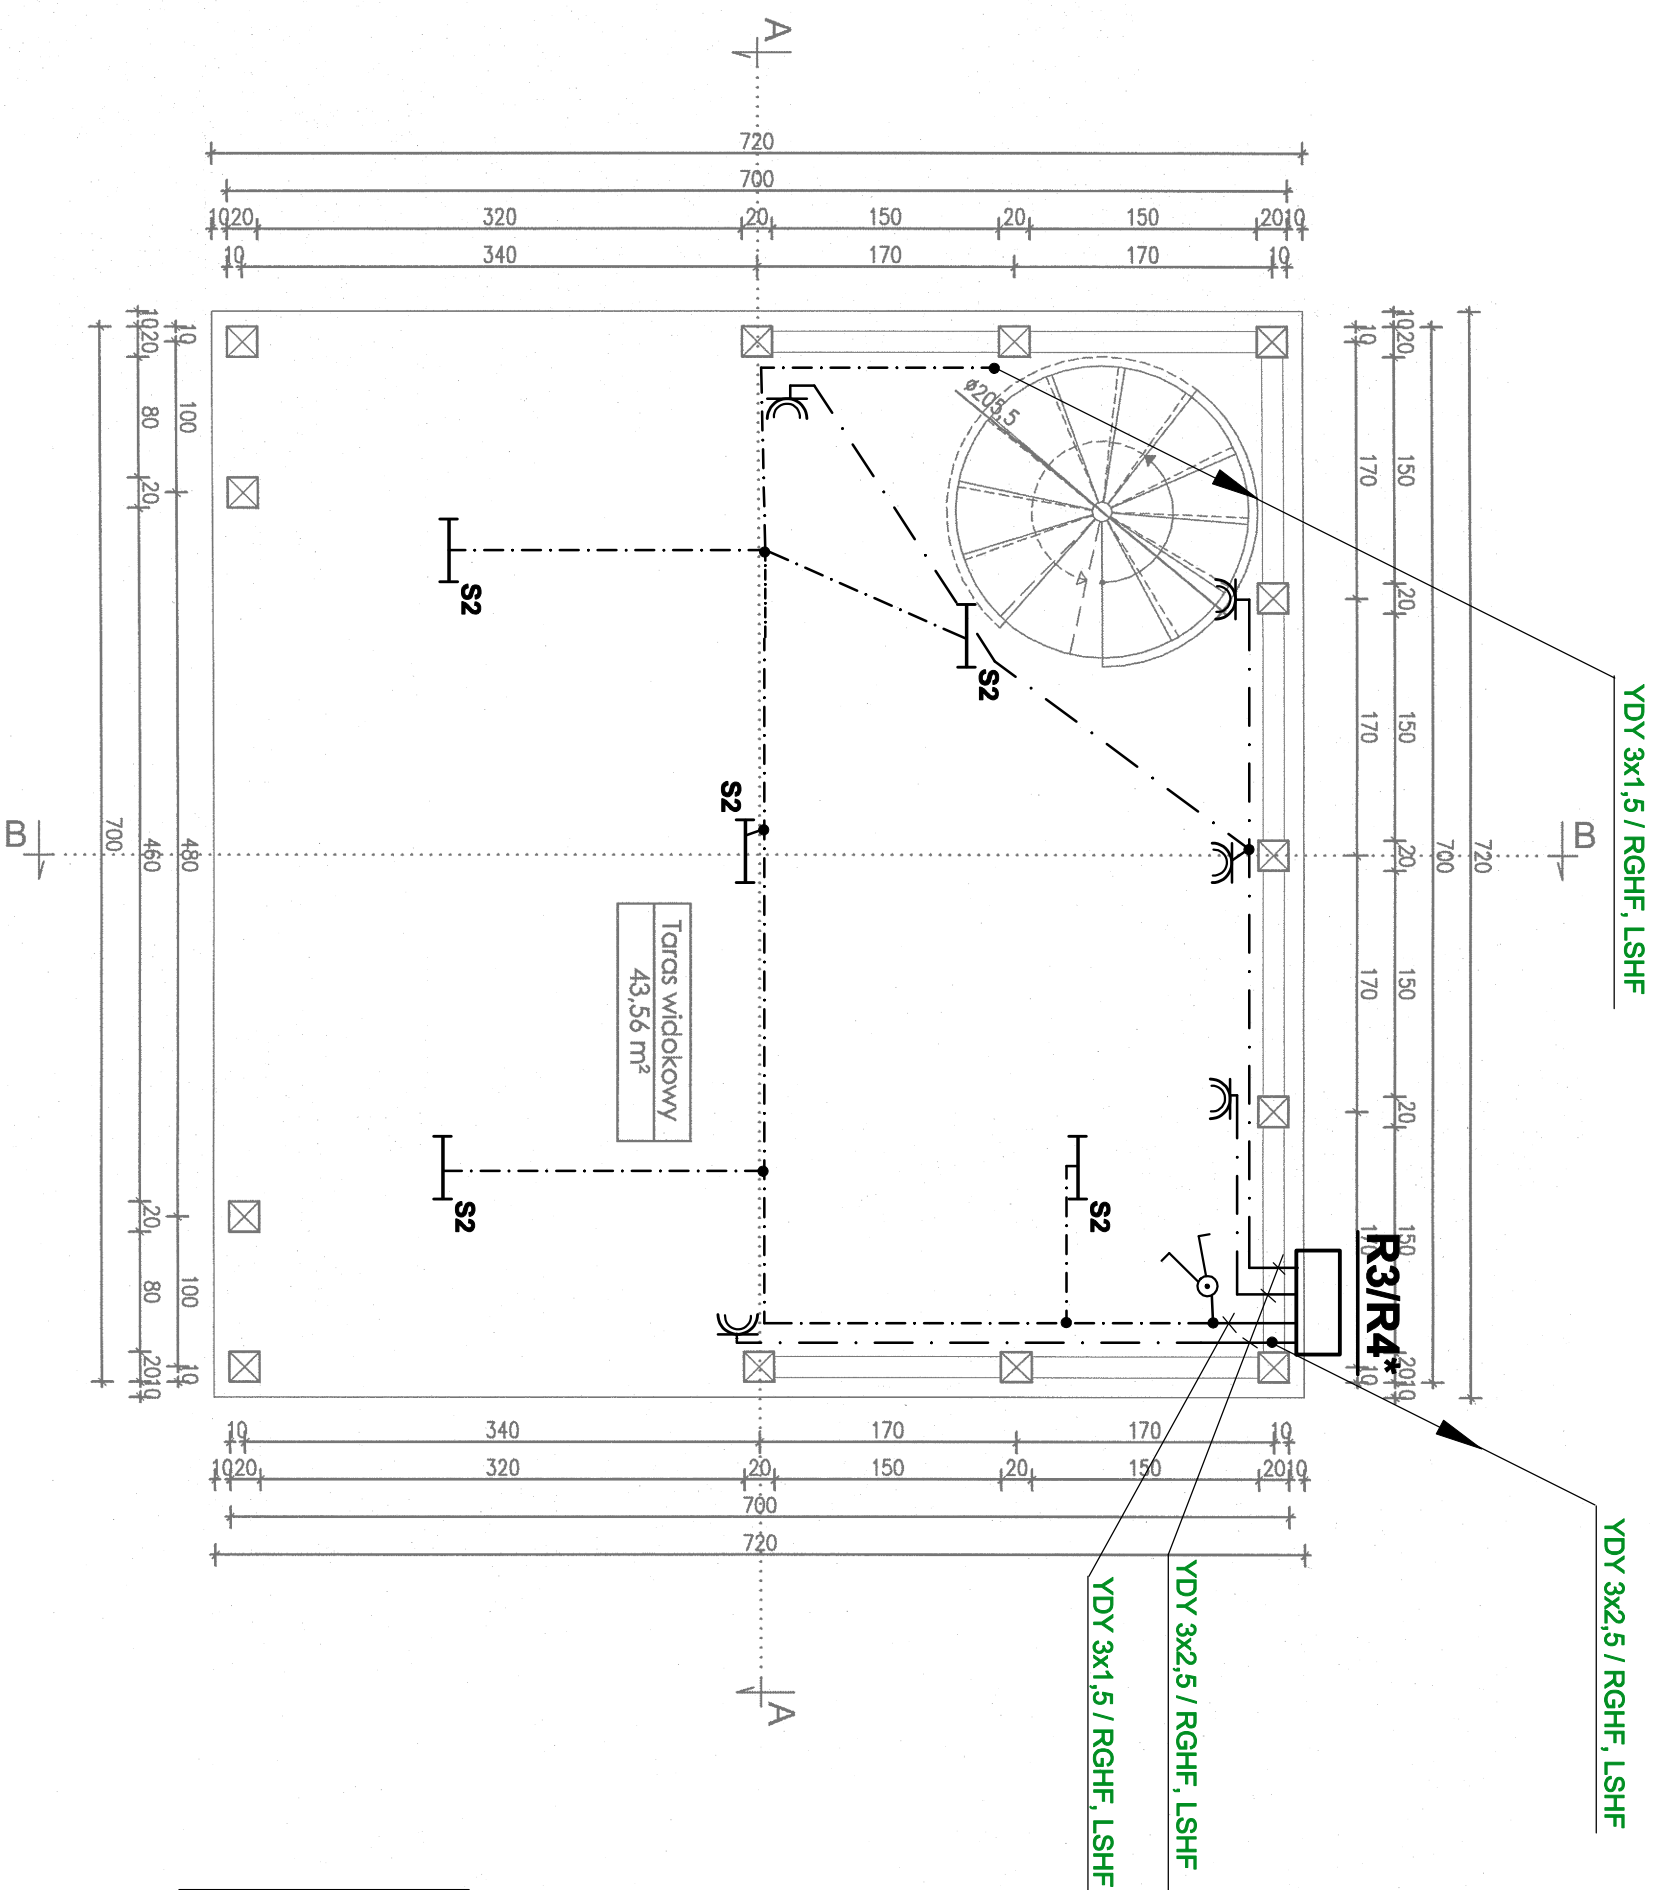

OZNACZENIE PRAW OŚWIECENIOWYCH:

S1 - SOLAR NEW 1x13W, IP66, IK10

S2 - SOLAR NEW 1x28W, IP66, IK10

Uwagi:

Wymienione oprawy można zastąpić innymi pod warunkiem dotrzymania przynajmniejj równozędnych parametrów techniczno-użytkowych. Oprawy zainstalowane muszą być o portowymalnym strumieniu światłnym (podobnej mocy) i nie niższym stopniu ochrony.

*) rozdzielnica projektowana według odrębnego projektu przyłączy

uktad: TN-S



KRAJOBRAZ OTWARTY

PROJEKTOWANIE, URZĄDZANIE I PIELEGNACJA OGRODÓW

TEMAT : PROJEKT REMALOWYCZCI ZABYTKOWEGO PARKU W JASIEŃCZY ROSIELNEJ	ARKUSZ :
TYTUŁ : INSTALACJA ELEKTRYCZNA WEWNĘTRZNA ALTANY	E2
PODTYTUŁ : RZUT PARTERU	
BRANŻA : ELEKTRYCZNA	
NUMER EWIDENCYJNY DZIAŁKI : 568/1	SKALA :
PROWADZĄCY PROJEKT : mgr inż. arch. krzysztofa Adam Zawadzki	DATA : 12.2012
PROJEKTANT : mgr inż. Marek Waleczak upr. nr UAH-2 8346-1367 do projektowania bez ograniczeń w specjalności instalacyjno- inżynierijnej w zakresie instalacji elektrycznej 38-500 Sopot, ul. Jana Pawła II 41/66	Faza :
INWESTOR : Urząd Gminy Jasienica Rosielna, Jasienica Rosielna 240, 36-220 Jasienica Rosielna	PBW