


RZUT TARASU WIDOKOWEGO
skala 1:50

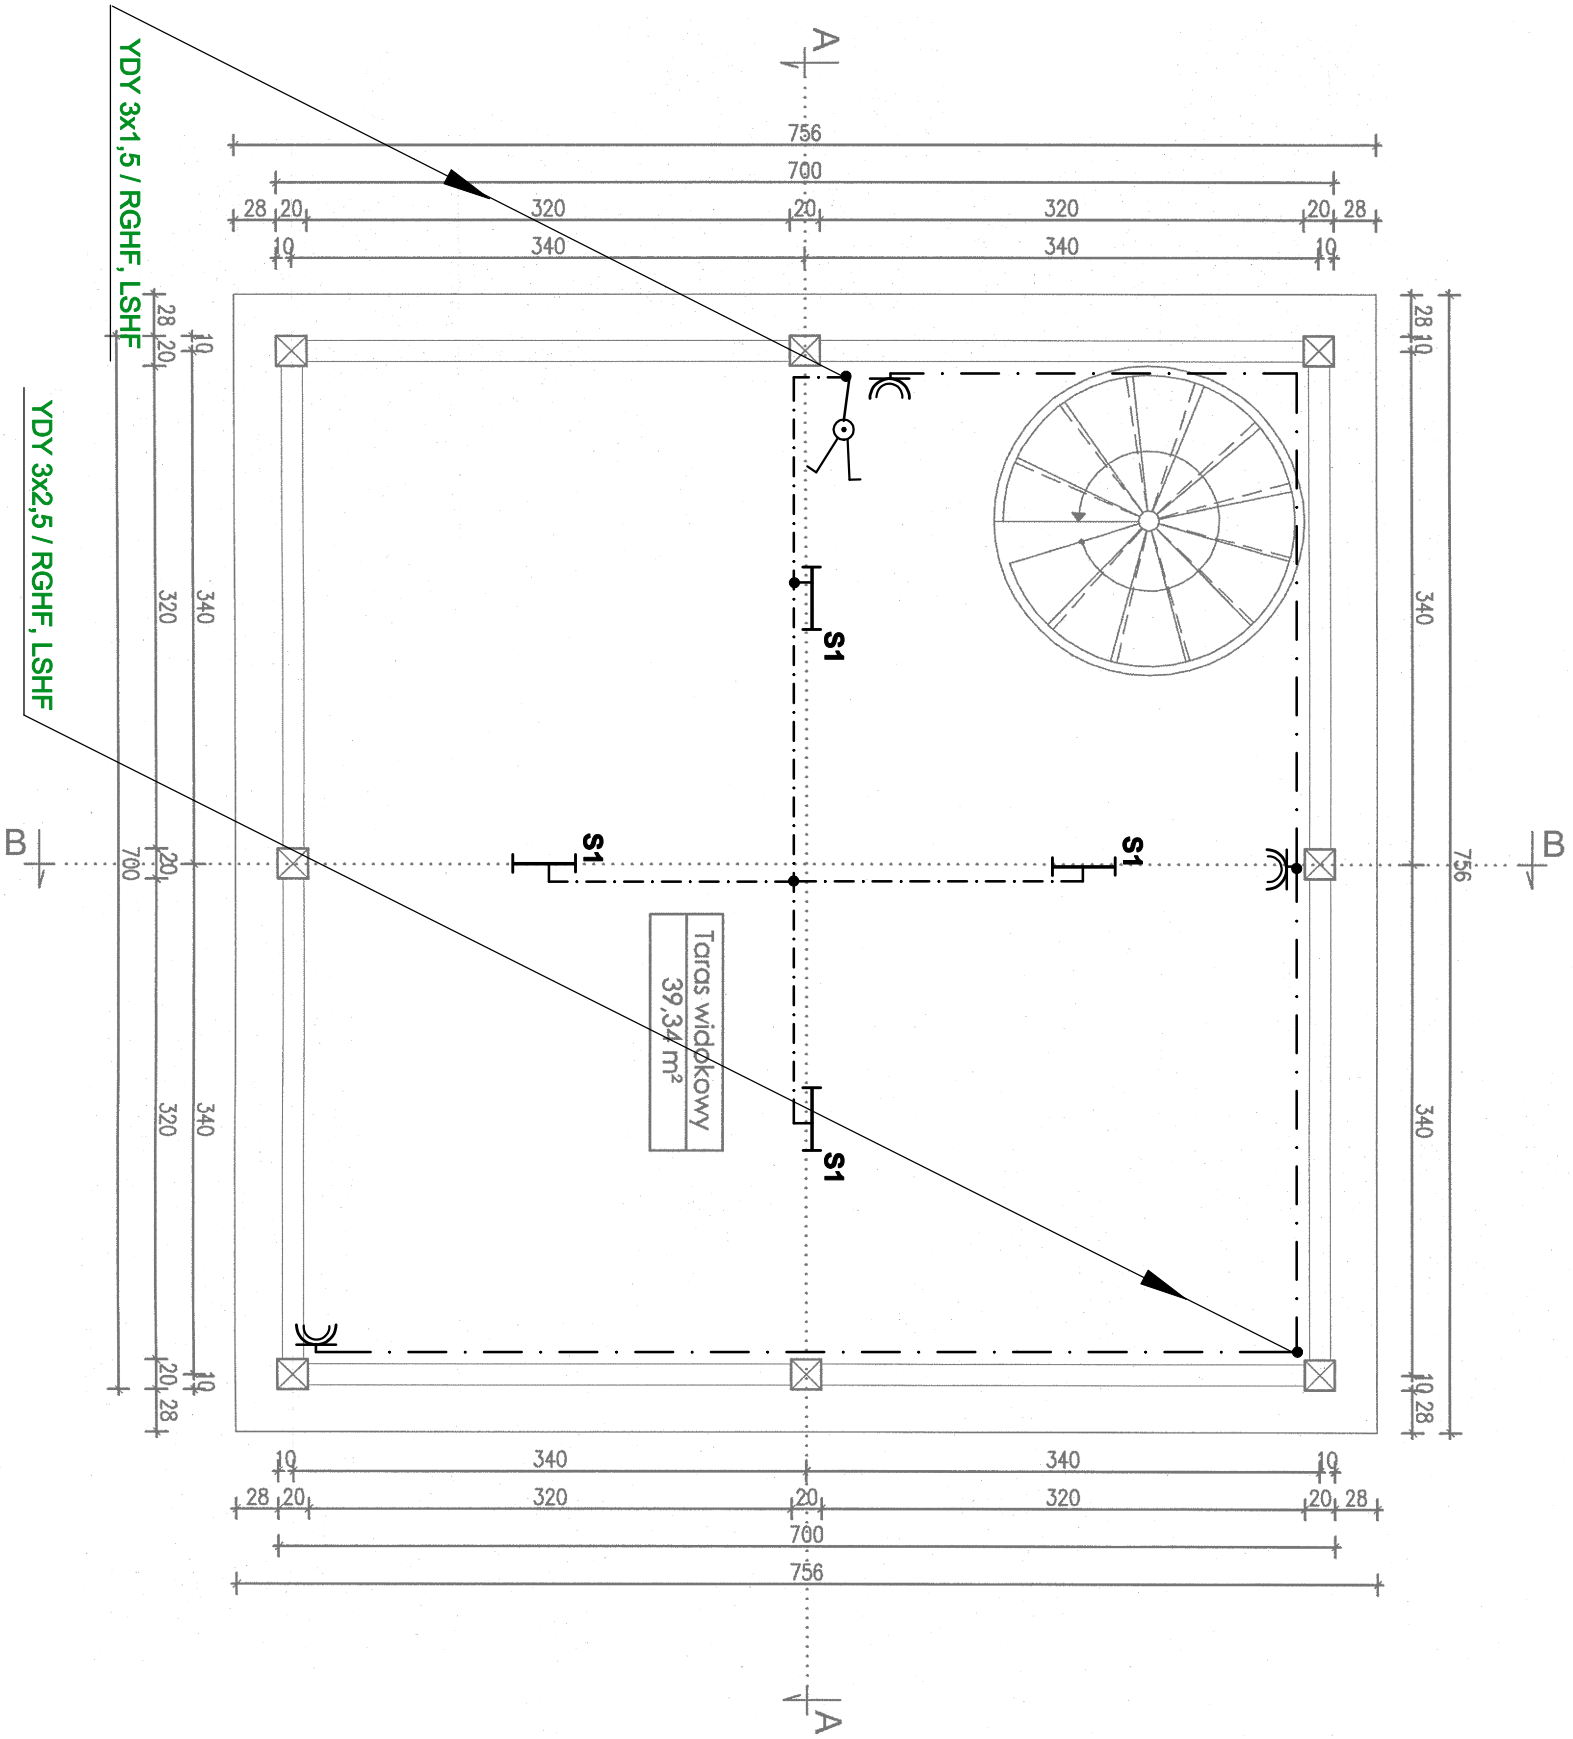

OZNACZENIE ORAW OŚWIETLENIOWYCH:

S1 - SOLAR NEW 1x13W, IP66, IK10
S2 - SOLAR NEW 1x28W, IP66, IK10

Uwaga: Wymienione oprawy można zastąpić innymi pod warunkiem dostrzeżenia przynajmniej równorzędnych parametrów techniczno-użytkowych. Oprawy zamieniane stosować o podwyższonym strumieniu świetlnym (poddanej mocy) i nie niższym stopniu ochrony.

układ: TN-S



PROJEKTOWANIE, URZĄDZANIE I PIELEGNACJA OGRODÓW

TEMAT : PROJEKT REMALOWYZACJI ZABYTOWEGO PARKU W JASIEŃCICY ROSIELNEJ	ARKUSZ :
TYTUŁ : INSTALACJA ELEKTRYCZNA WEWNĘTRZNA ALTANY	E3
PODYTUŁ : RZUT TARASU WIDOKOWEGO	
BRANŻA : ELEKTRYCZNA	SKALA :
NUMER EWIDENCYJNY DZIAŁKI: 568/1	1:50
PROWADZĄCY PROJEKT : mgr inż. arch. Krzysztofan Adam Zawadzki	DATA : 12.2012
PROJEKTANT: mgr inż. Marek Walczak upr. nr UAN-2-8346-1367 do projektowania bez ograniczeń w specjalności instalacyjno- inżynierijnej w zakresie instalacji elektrycznej 38-500 Sanktu, ul. Jana Pawła II 41/68	FAZA : PBW
INWESTOR: Urząd Gminy Jasienica Rosielna; Jasienica Rosielna 240; 36-220 Jasienica Rosielna	